




CORTE LONGITUDINAL DE DRENAGEM (Rua Joaquim Antônio Machado - parte 1)
ESCALA 1/250

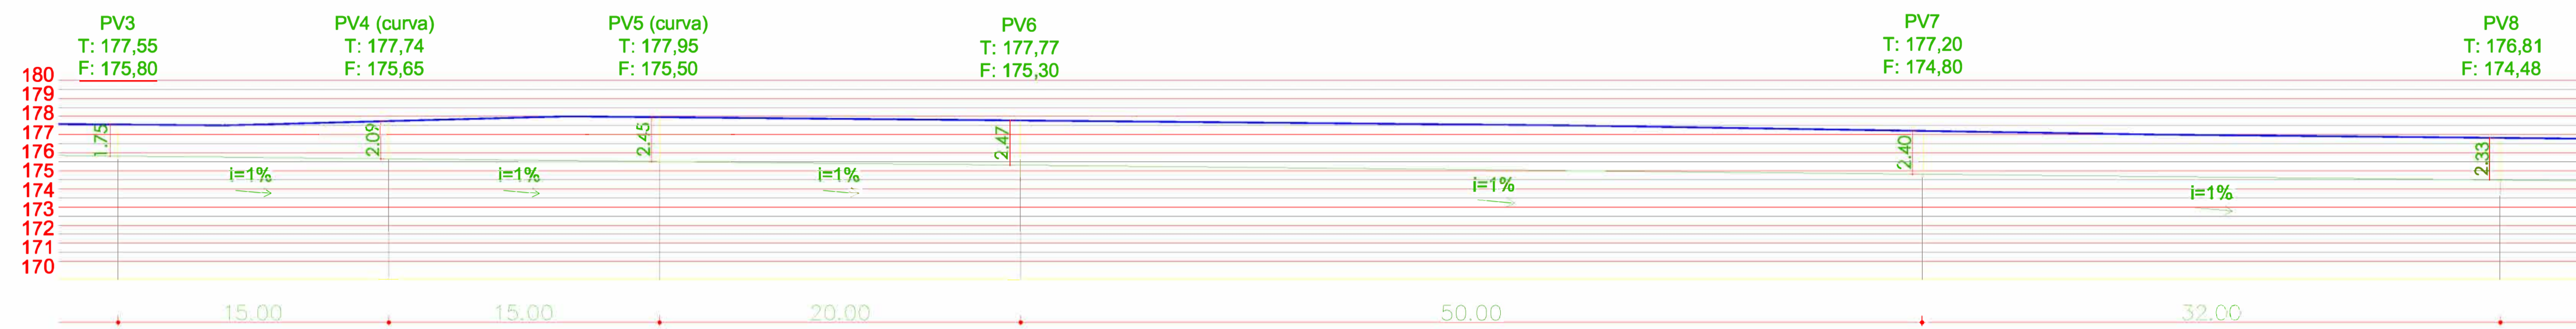

CORTE LONGITUDINAL DE DRENAGEM (Rua Joaquim Antônio Machado - parte 2)
ESCALA 1/250

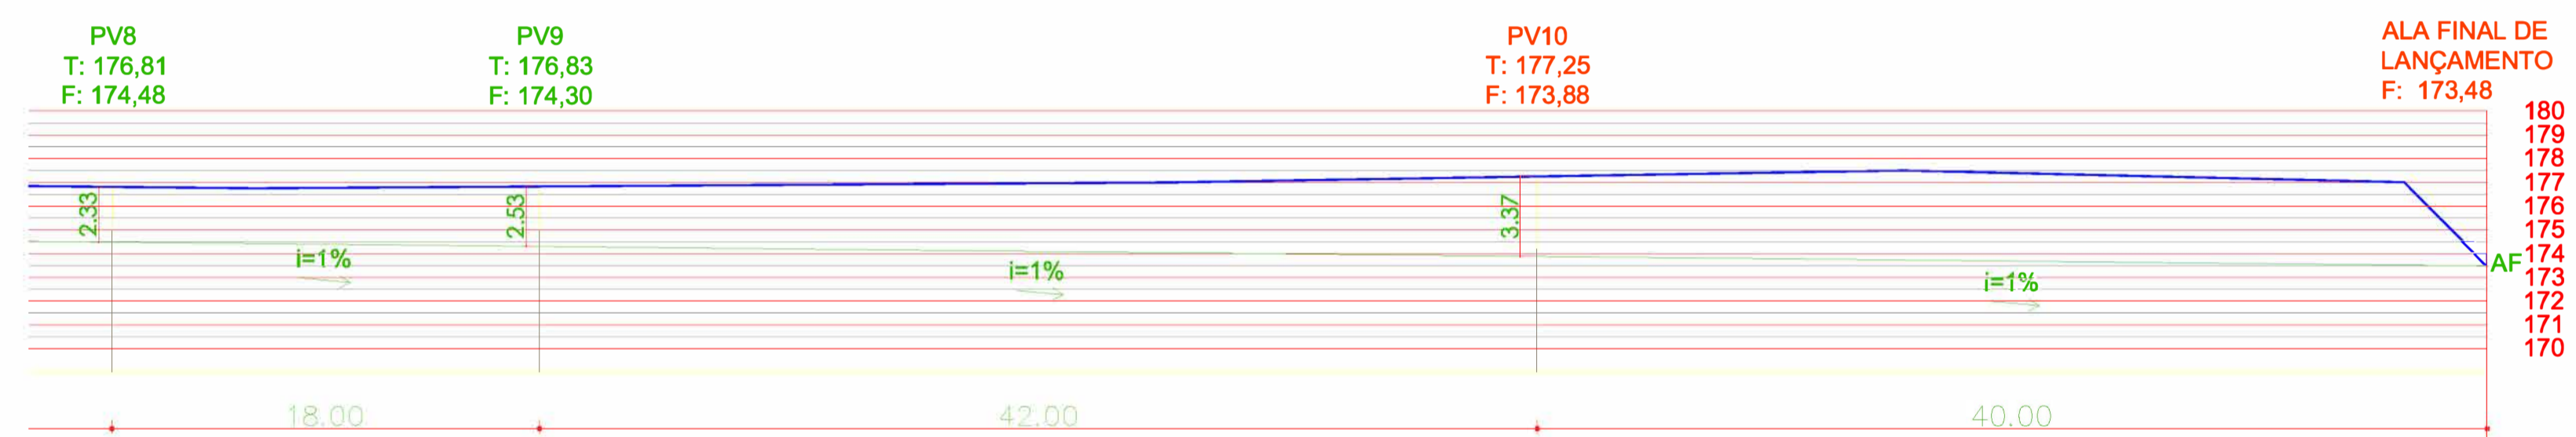

CORTE LONGITUDINAL DE DRENAGEM (Rua Joaquim Antônio Machado - parte 3)
ESCALA 1/250

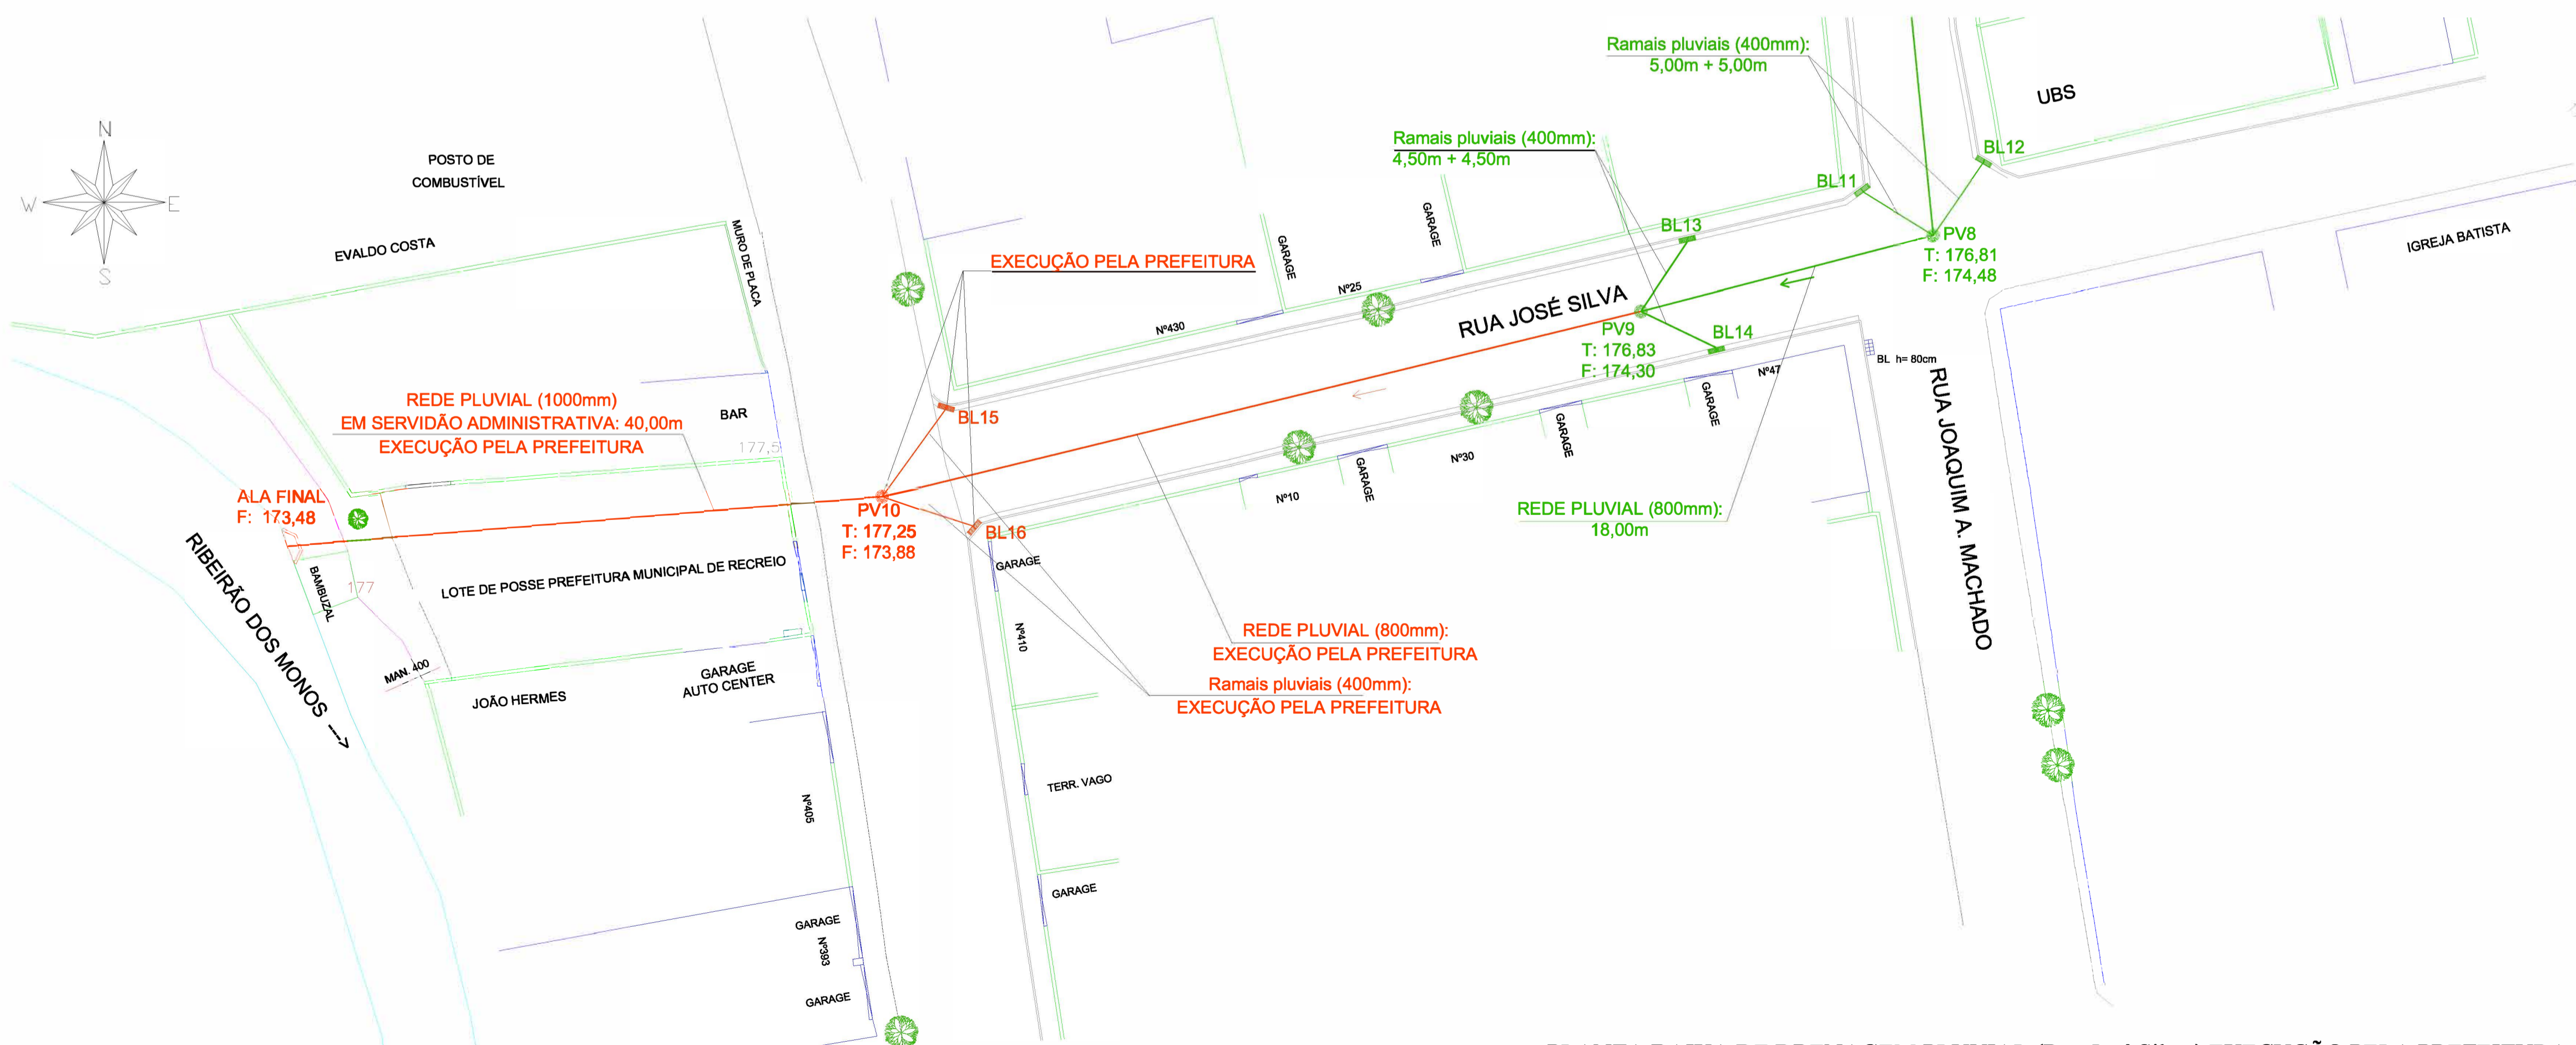

LEGENDA:
ITENS EXECUTADOS PELA PREFEITURA

PLANTA BAIXA DE DRENAGEM PLUVIAL (Rua José Silva) EXECUÇÃO PELA PREFEITURA
ESCALA 1/250

VOIPI SOLUÇÕES MUNICIPAIS		VOLPI CONSULTORIA E ADMINISTRAÇÃO DE EMPRESAS LTDA Av. Barão do Rio Branco, 2679 (Edifício Stella Central) - Sala 509 Centro - Juiz de Fora - MG Fones: (32) 3233-2188 / (32) 9 8806-6643 - Email: volpi_consultoria@yahoo.com.br	
Prefeitura:		Prefeitura Municipal de RECREIO / MG	
Descrição: PROJETO DE ADEQUAÇÃO DE VIAS E PAVIMENTAÇÃO - CI: 1080,338-49/2021 PAVIMENTAÇÃO, DRENAGEM, ADEQUAÇÃO DE CANTEIRO, ADEQUAÇÃO DE VIAS E SINALIZAÇÃO RUAS JOAQUIM ANTÔNIO MACHADO E RUA JOSÉ SILVA RECREIO - MG, 367400-000 PLANTA BAIXA E PERFIS - DRENAGEM			
Assinatura do Responsável Técnico:	Desenho:	Escala:	Assinatura do Prefeito:
LUCAS FELIPE DE OLIVEIRA Engenheiro Civil CREA-MG: 289581	THIAGO ANDRADE	Indicada	JOSÉ MARIA ANDRÉ DE BARROS Prefeito Municipal
	Data:	Formato:	
	24/05/2023	A1	
	ART N°:	Prancha:	
	NC20232062871	3/3	